



PIANTA PIANO SETTIMO – VISTA 1

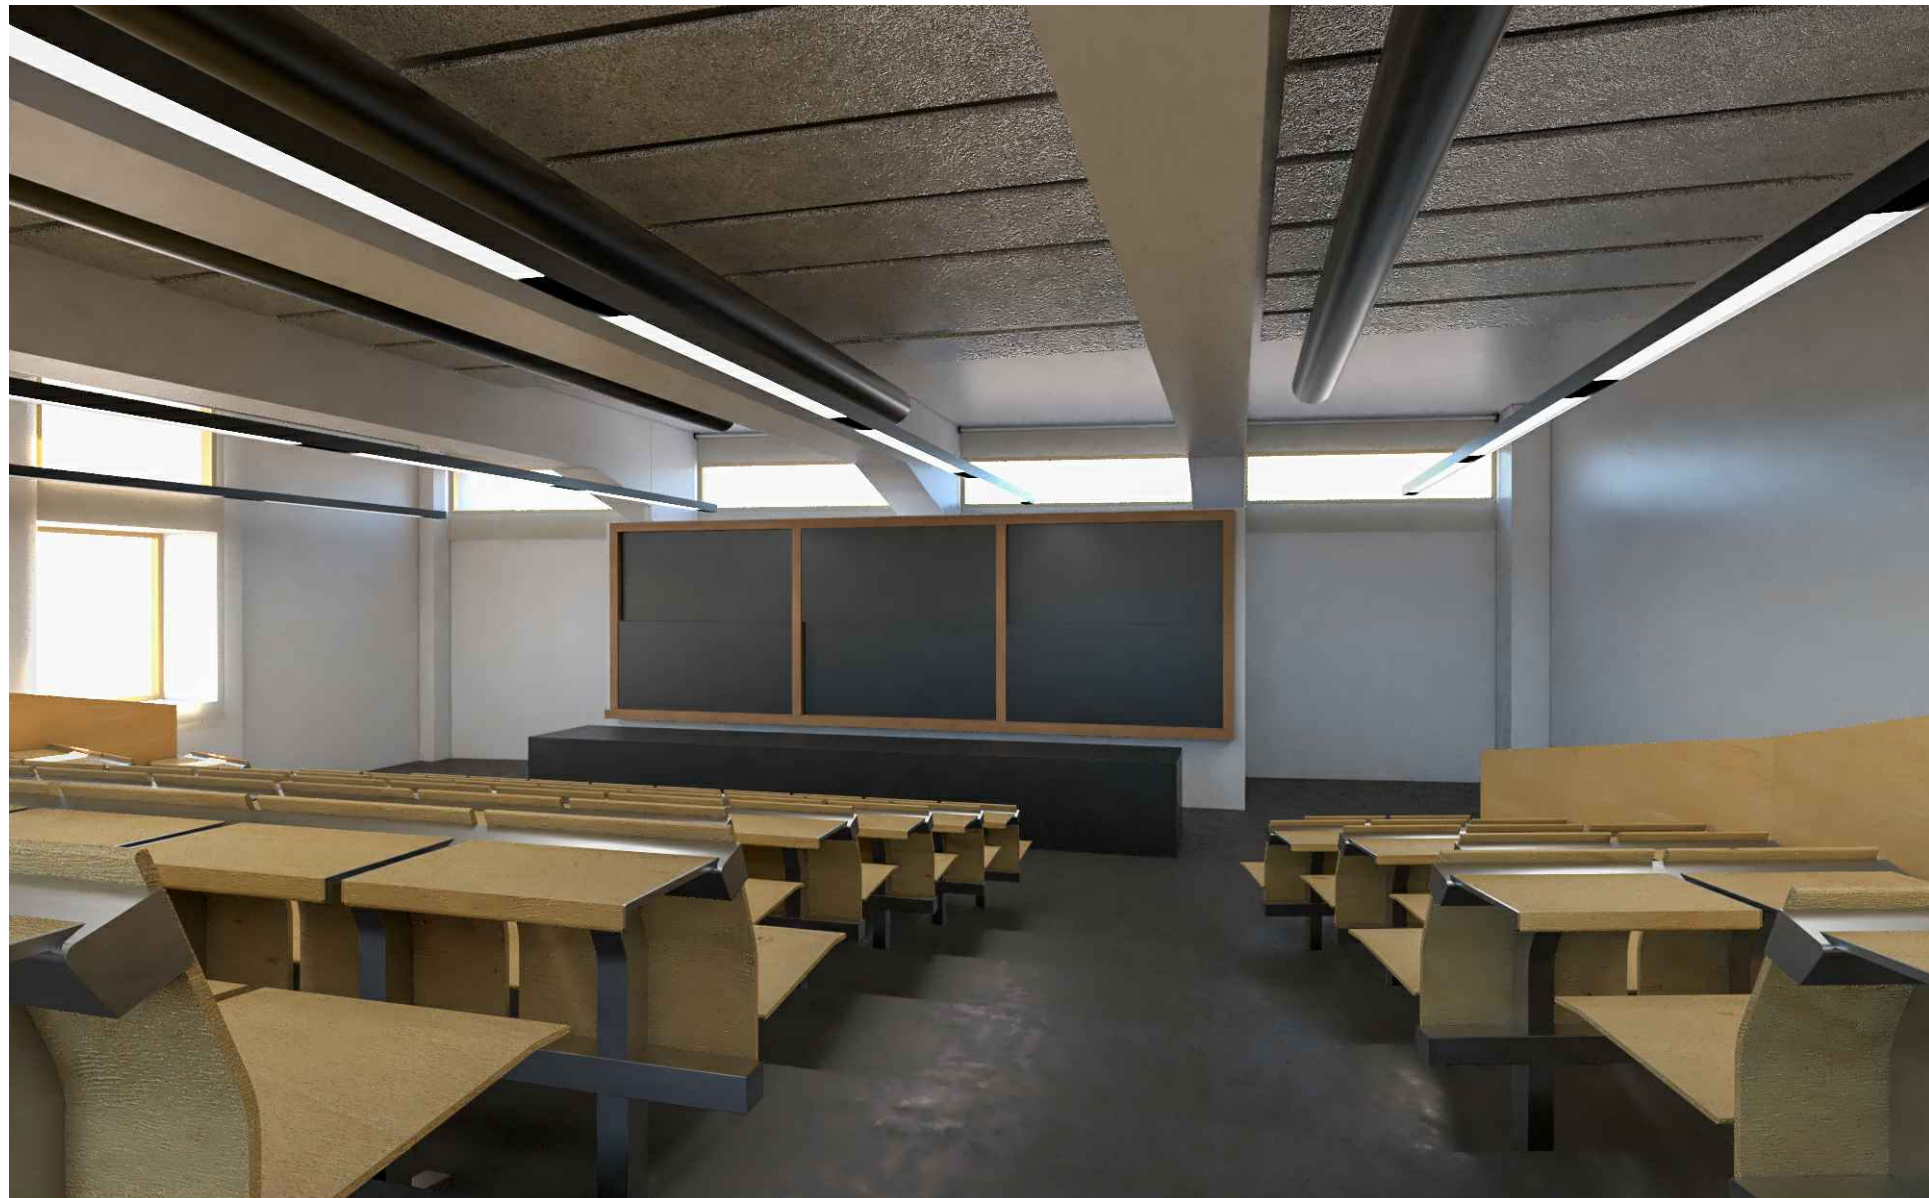

PIANTA PIANO SETTIMO – VISTA 2

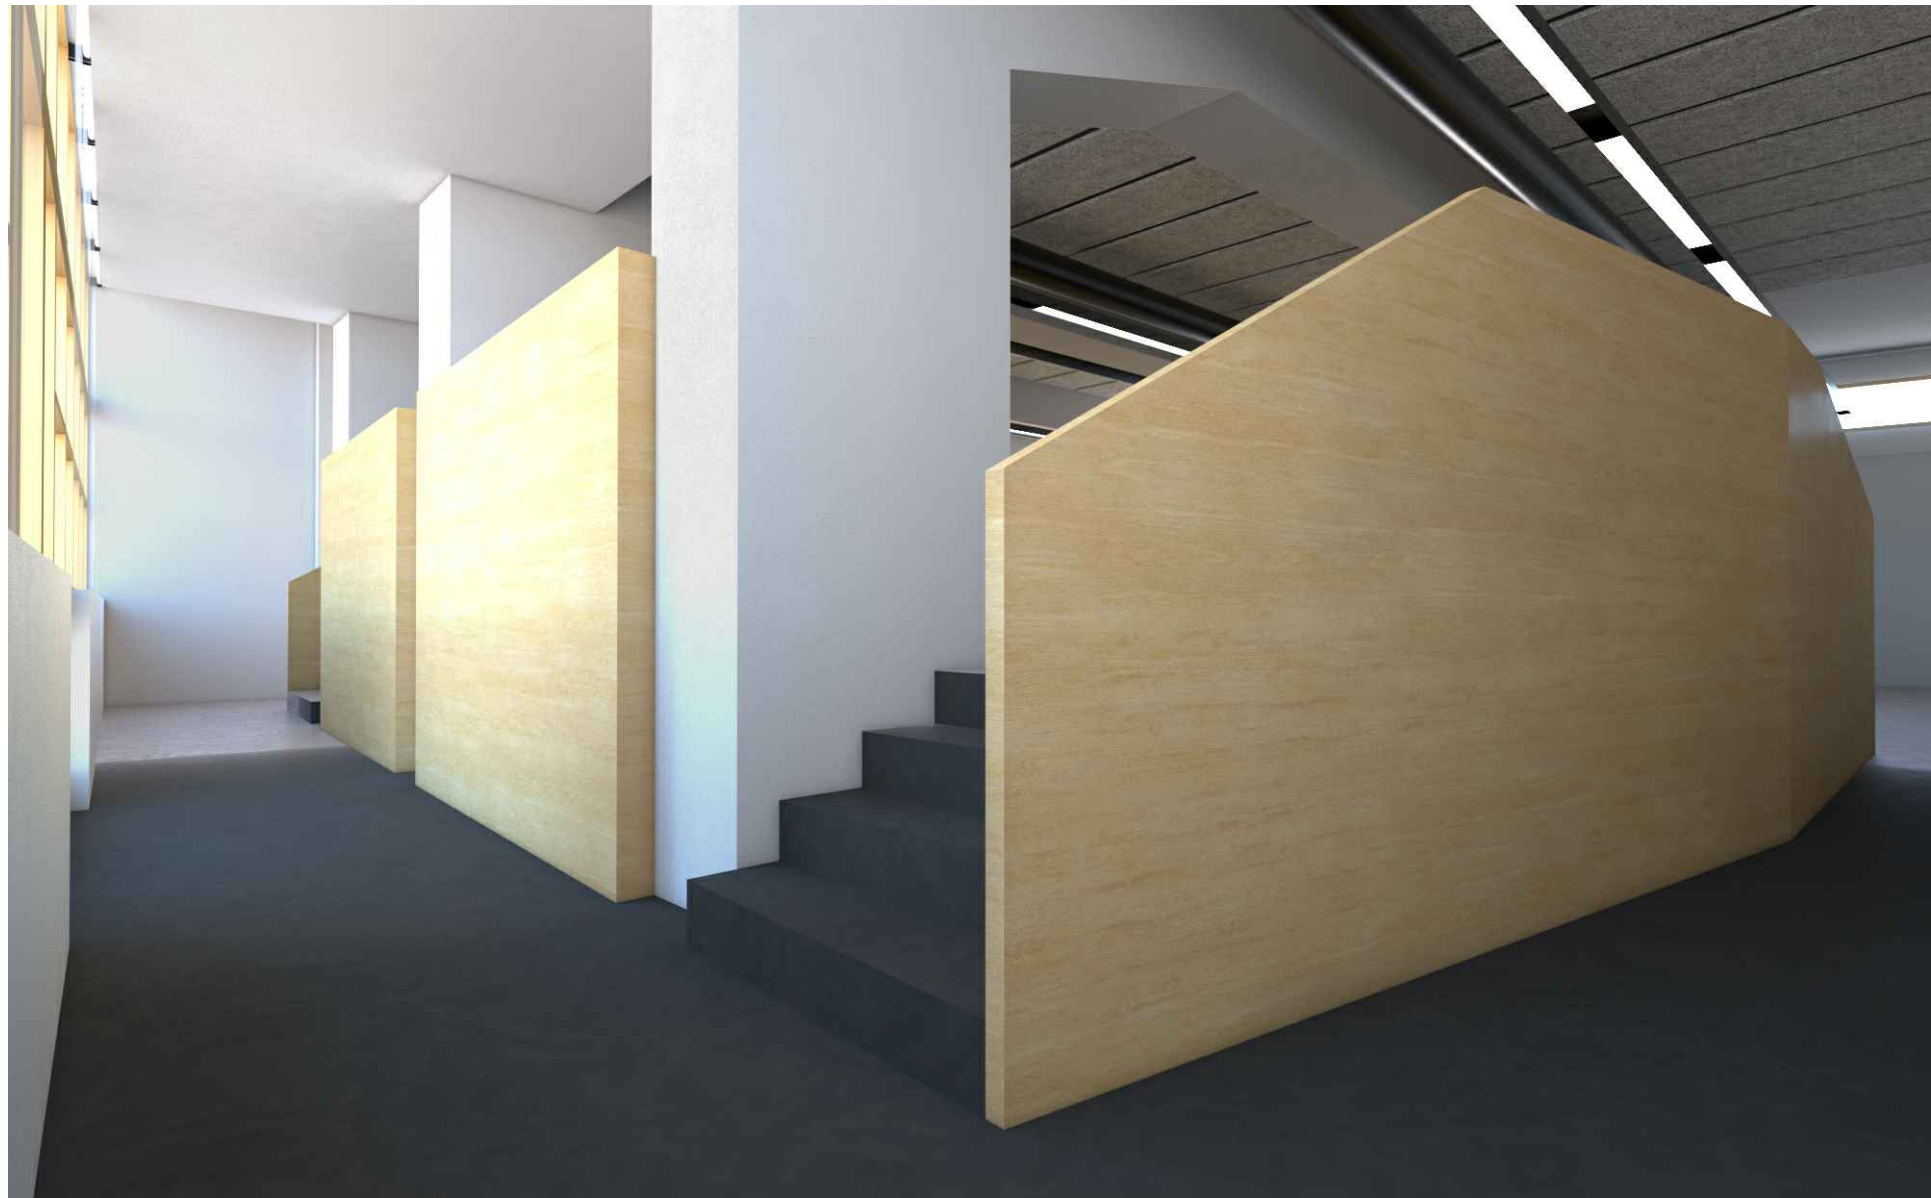

PIANTA PIANO SETTIMO – VISTA 3




PIANTA PIANO SETTIMO– SCALA 1:100



PIANTA PIANO SETTIMO – VISTA 5

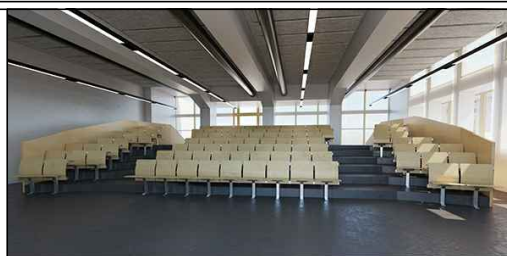

<div><div><div><div><div></div><div>Finanziato dall'Unione europea</div><div>NextGenerationEU</div></div><div><div><div></div><div>Ministero dell'Università e della Ricerca</div></div><div><div><div></div><div>Italianodomani</div><div>CONGIUNTO</div></div><div><div><div></div><div>UNIVERSITÀ DI BOLOGNA</div></div></div></div></div></div></div></div>		Progetto di Fattibilità Tecnica ed Economica / Progetto Esecutivo	
RIFUNZIONALIZZAZIONE AULA VII COLLEGIO SITO IN BOLOGNA, P.ZZA DI PORTA SAN DONATO 5			
<div>Intervento finanziato dall'Unione europea - Next GenerationEU nell'ambito del Piano Nazionale di Ripresa e Resilienza (PNRR) - Missione 4 "Istruzione e ricerca" - Componente 1 "Potenziamento dell'offerta dei servizi all'istruzione: dagli asili nido all'Università" - Investimento 3.4 "Didattica e competenze universitarie avanzate" (MUR D.M. n. 291 del 02/02/2024 - Avviso D.D. n. 594 del 26/04/2024). Codice progetto SSU2024-00004 - finanziato con D.D. n. 1792/2024.</div>			
<div><div><div>CODICE EDIFICIO</div><div>229</div><div>CUP</div><div>J3124000420006</div><div>TICKET</div><div>47703</div><div>TITOLO GIURIDICO IMMOBILE</div><div>Proprietà Università di Bologna</div></div></div>		<div><div>AREA TECNICA, EDILIZIA E SOSTENIBILITÀ</div><div>RESPONSABILE UNICO DEL PROGETTO</div><div>arch. LUCA PEDRAZZI</div><div>DIPENDENTE UNIBO - A.TES. (FIRMATO DIGITALMENTE)</div><div>DIRETTORE DEI LAVORI</div><div>ing. STEFANO COLUCCI</div><div>(FIRMATO DIGITALMENTE)</div></div> <div></div>	
<div><div>PROGETTO ARCHITETTONICO</div><div>arch. LUCA PEDRAZZI</div><div>DIPENDENTE UNIBO - A.TES.</div><div>REDAZIONE ELABORATI</div><div>per. ind. FRANCO FUSCHINI</div></div>		SUPPORTO AL RUP	
<div><div>PROGETTO IMPIANTI MECCANICI</div><div>per. ind. FRANCO FUSCHINI</div></div>		DIRETTORE OPERATIVO IMPIANTI MECCANICI per. ind. FRANCO FUSCHINI	
<div><div>PROGETTO IMPIANTI ELETTRICI</div><div>per. ind. FRANCO FUSCHINI</div></div>		DIRETTORE OPERATIVO IMPIANTI ELETTRICI per. ind. FRANCO FUSCHINI	
<div><div>PROGETTO OPERE STRUTTURALI</div><div>ing. STEFANO COLUCCI</div></div>		DIRETTORE OPERATIVO OPERE STRUTTURALI	
<div><div>VERIFICATORE</div><div>ing. MARA DI NARDO</div><div>DIPENDENTE UNIBO - A.TES.</div></div>		<div><div>VALIDATORE</div><div>arch. LUCA PEDRAZZI</div><div>DIPENDENTE UNIBO - A.TES.</div></div>	
<div><div>COORDINATORE PER LA SICUREZZA IN FASE DI PROGETTAZIONE</div><div>ing. ANDREA POZZI</div><div>DIPENDENTE UNIBO - A.TES.</div></div>		<div><div>COORDINATORE PER LA SICUREZZA IN FASE DI ESECUZIONE</div><div>ing. STEFANO COLUCCI</div></div>	
<div><div>LOGHI</div><div><div>per. ind. Franco Fuschini</div><div>Via Santa Croce n.° 7,</div><div>44015 - Portomaggiore (FE)</div><div>TEL: 348 2406725</div><div>EMAIL: pi.fuschini.f@gmail.com</div></div></div>			
<div><div>REV DATA</div><div>00 28/02/2025</div><div></div><div></div><div></div><div></div><div></div><div></div></div>		<div><div>OGGETTO TAVOLA</div><div>PIANTA PIANO SETTIMO - VISTE 3D</div></div>	
<div><div>SCALA</div><div>1:100 @A0</div></div>		<div><div>N. progressivo EE</div><div>49</div></div>	<div><div>NOME TAVOLA</div><div>001_PF_AR_EG_A14_0</div></div>