




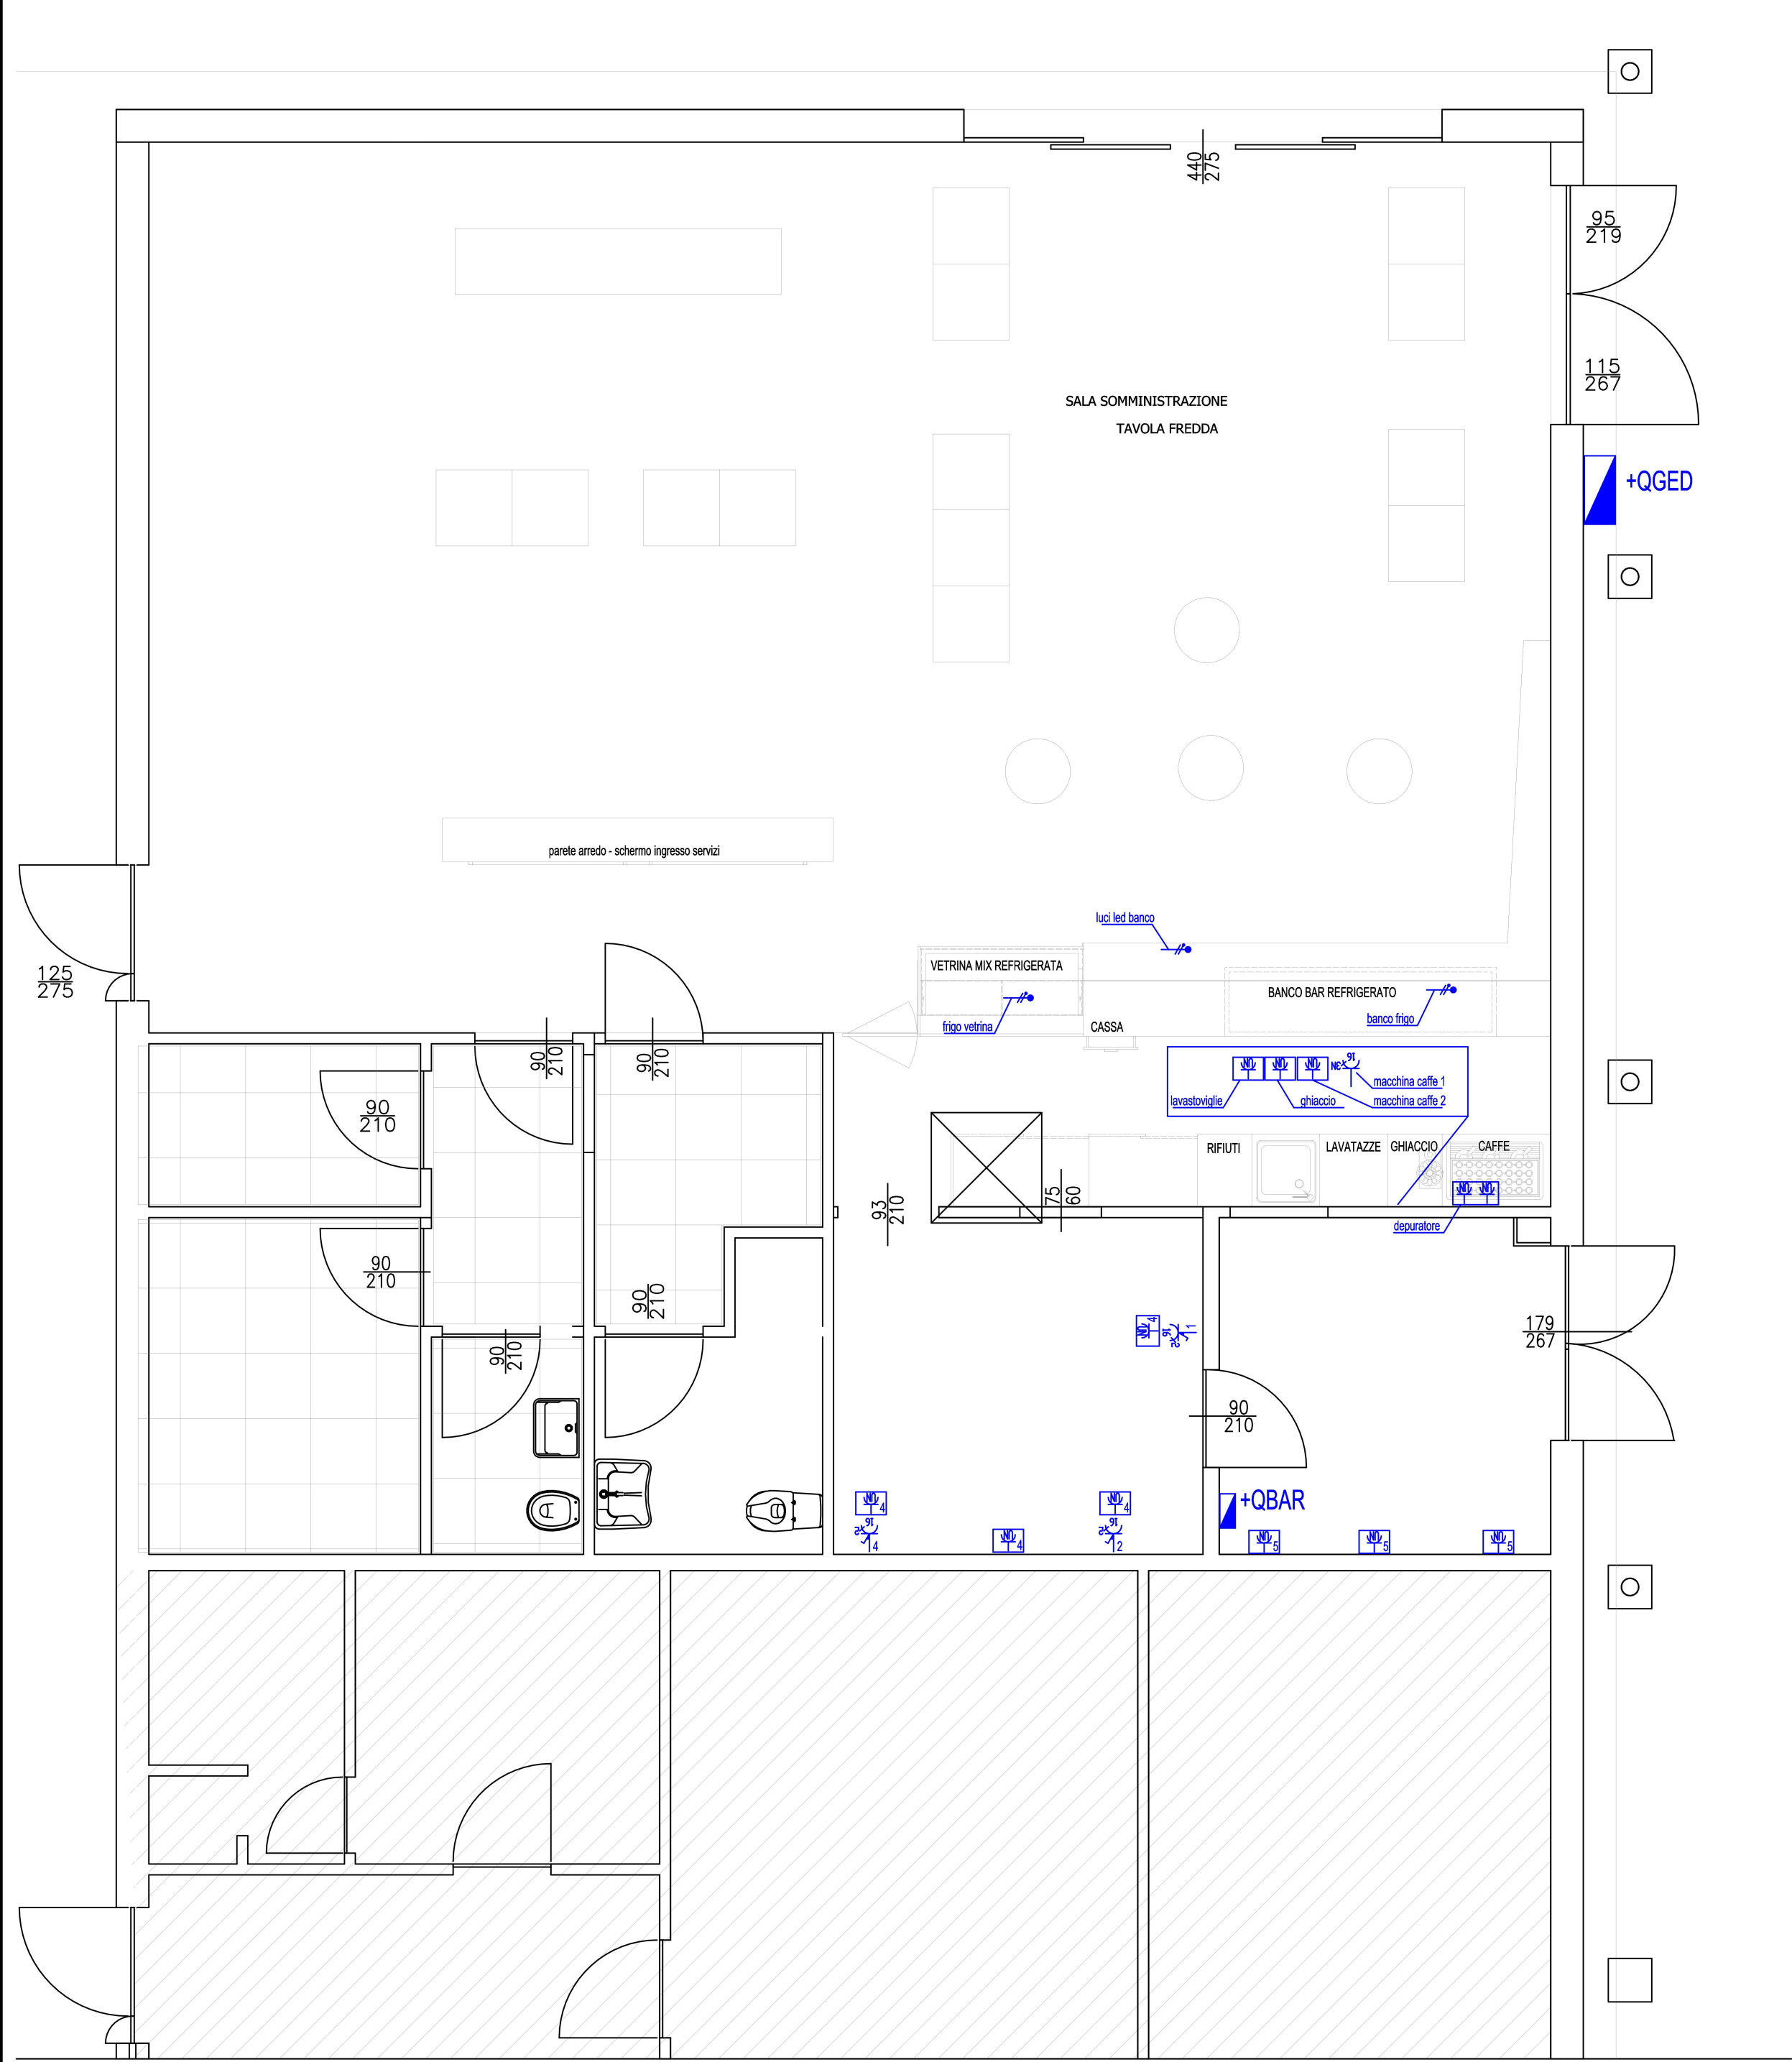

Legenda Simboli			
	QUADRO DI DISTRIBUZIONE		ALIM. DIRETTA MONOFASE
	CANALIZZAZIONE O PASSERELLA		ALIM. TRIFASE E NEUTRO
	SCATOLA DI DERIVAZIONE		PREVA BIVALENTE P11-P17 10/16A
	SCATOLA		PRESA UNIVERSALE P30 10/16A
	INDICAT. MONTANTE VERTICALE		PRESA CEE 16A
	PULSANTE SGANCIO ENERGIA ELETTRICA		PRESA CEE INTERBLOCCATA CON SEZIONATORE 16A
			PRESA CEE INTERBLOCCATA CON SEZIONATORE E FUSIBILE 16A

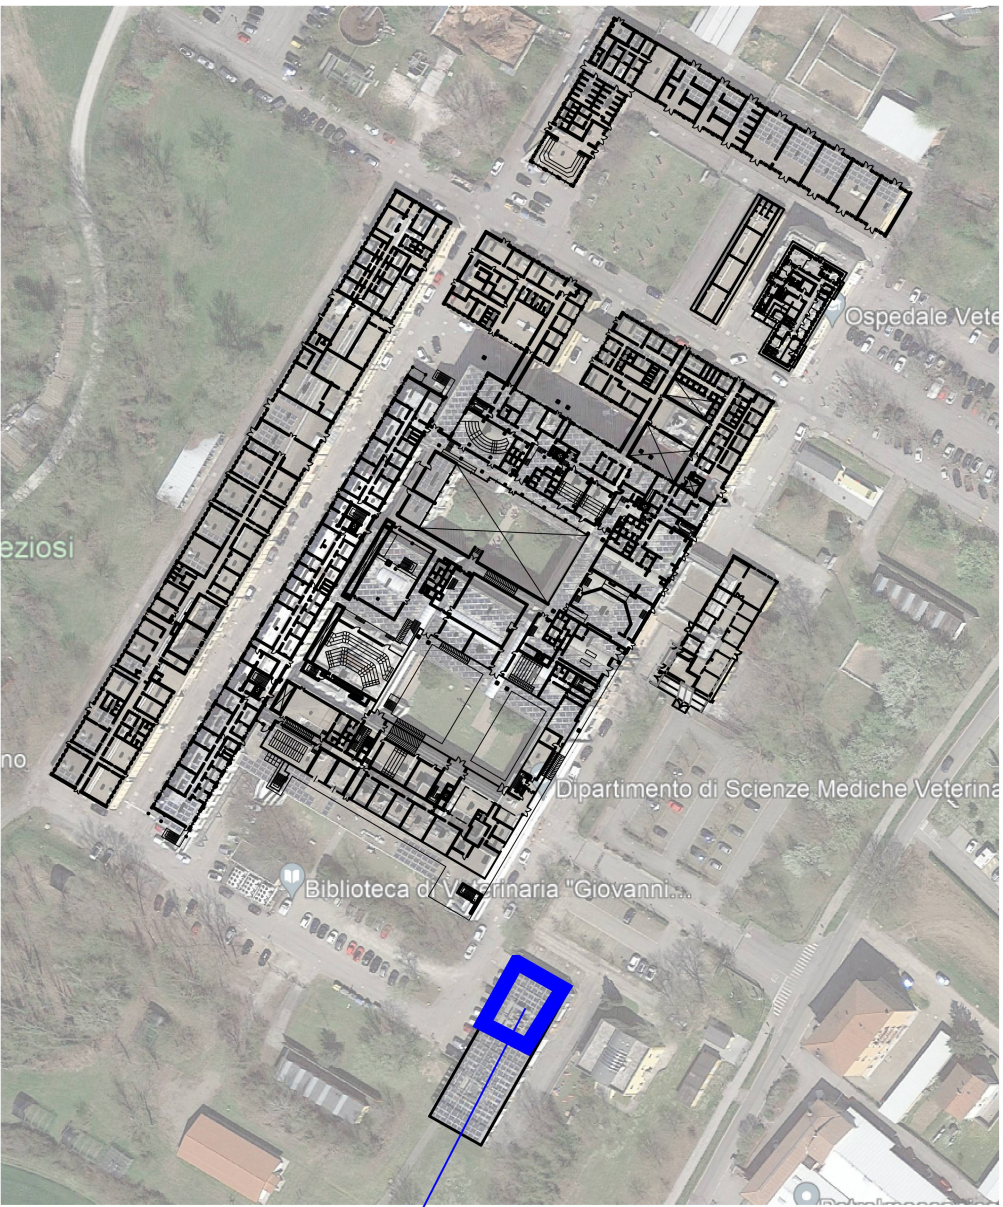

AREA INTERVENTO

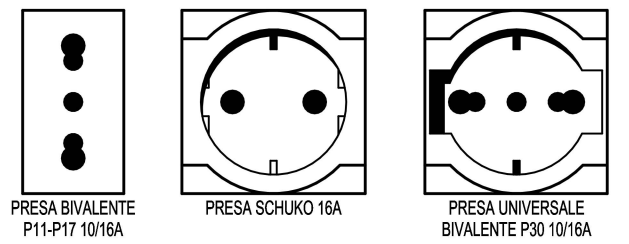

COMUNE DI OZZANO DELL'EMILIA
PROVINCIA DI BOLOGNA

INTERVENTI DI ADEGUAMENTO NUOVA AREA BAR
NEL PLESSO UNIVERSITARIO DI VETERINARIA SITO
IN VIA TOLARA DI SOPRA, 50

IL COMMITTENTE

Università degli studi di Bologna
Via San Sigismondo, 5
BOLOGNA

IL PROGETTISTA DELL'IMPIANTO ELETTRICO

Ing. Luca Nanni
Studio tecnico impiantistico

OGGETTO IMPIANTO ELETTRICO
Planimetria con disposizione delle apparecchiature
e delle condutture principali area BAR - Scala 1:50

N° Comm. 068-22	DATA	REV.	EMISSIONE	DISEGN.	DATA	N° ELABORATO
	13/04/2022	00	PROGETTO ESECUTIVO	DBF		
					13/04/2022	IE.PLT